

PROJEKT BUDOWLANY
PROJEKT ZAGOSPODAROWANIA TERENU
BUDOWA SIECI WODOCIAGOWEJ I KANALIZACJI SANITARNEJ
DOBROWODA ul. Cicha działki nr 2464, 870
gm. Kleszczewo
SKALA 1 : 500

PROJEKT ZAGOSPODAROWANIA TERENU
BUDOWA SIECI WODOCIĄGOWEJ I KANALIZACJI SANITARNEJ
DOBROWODA ul. Cicha działki nr 2464, 870
gm. Kleszczewo
SKALA 1 : 500

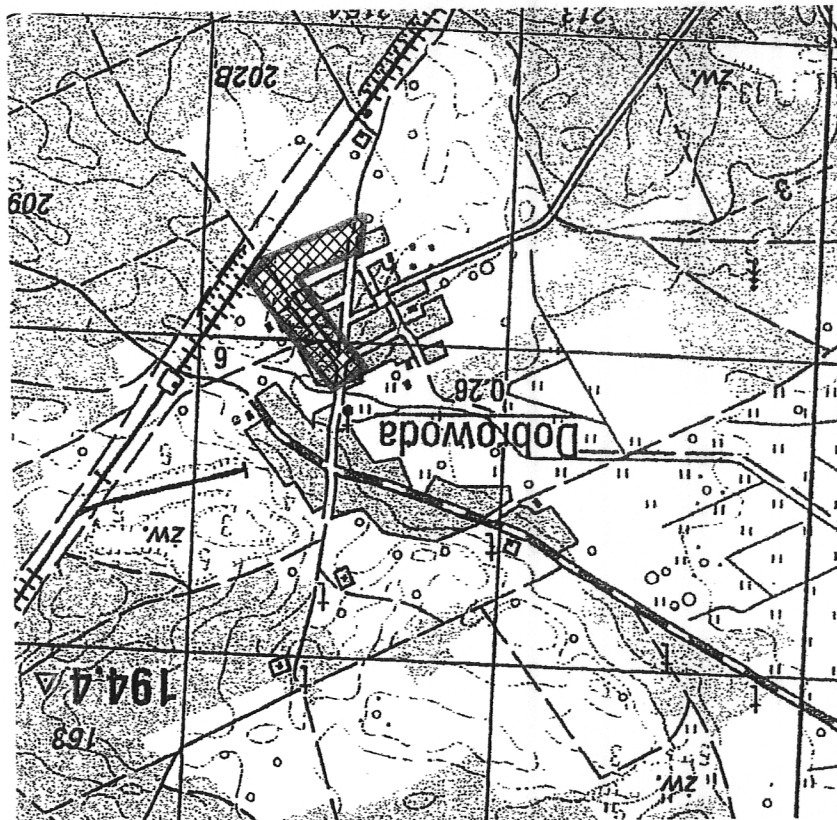
[illegible]

— **ks** — PROJ. KANAŁ SANITARNY GRAWIT. PVC Ø 200 mm
 — — — PROJ. KANAŁ SANITARNY GRAWIT. PVC Ø 160 mm zakończ. korkiem
 — **w** — PROJ. SIĘĆ WODOC. PE Ø 110 mm i PE Ø 32 mm - zakończona zasuwą
 — — — ISTN. KANALIZACJA SANITARNA
 — — — ISTN. WODOCIĄG

Lepodolobos najet-
kanytany, wadobop
w Dobrowide ul. Lidq, gm. Klesnacle
Dobro Polona, 26.05.2012

Produkcja i Podział Sp. z o.o.
Zaszcianki, ul. Łukowska 6
19-521 Białobok
tel. 088 744 33 33, fax 088 745 57 09
e-mail: biuro@podzial.pl
REG. 000092336 KRS 0002048188
KRS 0000367045 - 10-
adres do korespondencji:
5-300 Rzeszów, ul. Handlowa 6

OBJEKT nazwa	KAWAL SANITARNY I WODOCIĄG DOBROWODA	ADRES DOBROWODA, ul. Cicha gm. Kleszczewo	TYTUŁ objektu	Projekt zapiszopodawania terenu	SKALA 1:500	NR PIS. 1
7%	7%	7%	7%	7%	7%	7%
PROJEKTANCI WYKONACZKI SPRZĄDZAJĄCY sprzedawca instalacji wzdziernyja						
SPRZĄDZAJĄCY: KOSZCZOWSKI sprzedawca instalacji wzdziernyja						
DATA: 16.02.2012						

[illegible]